
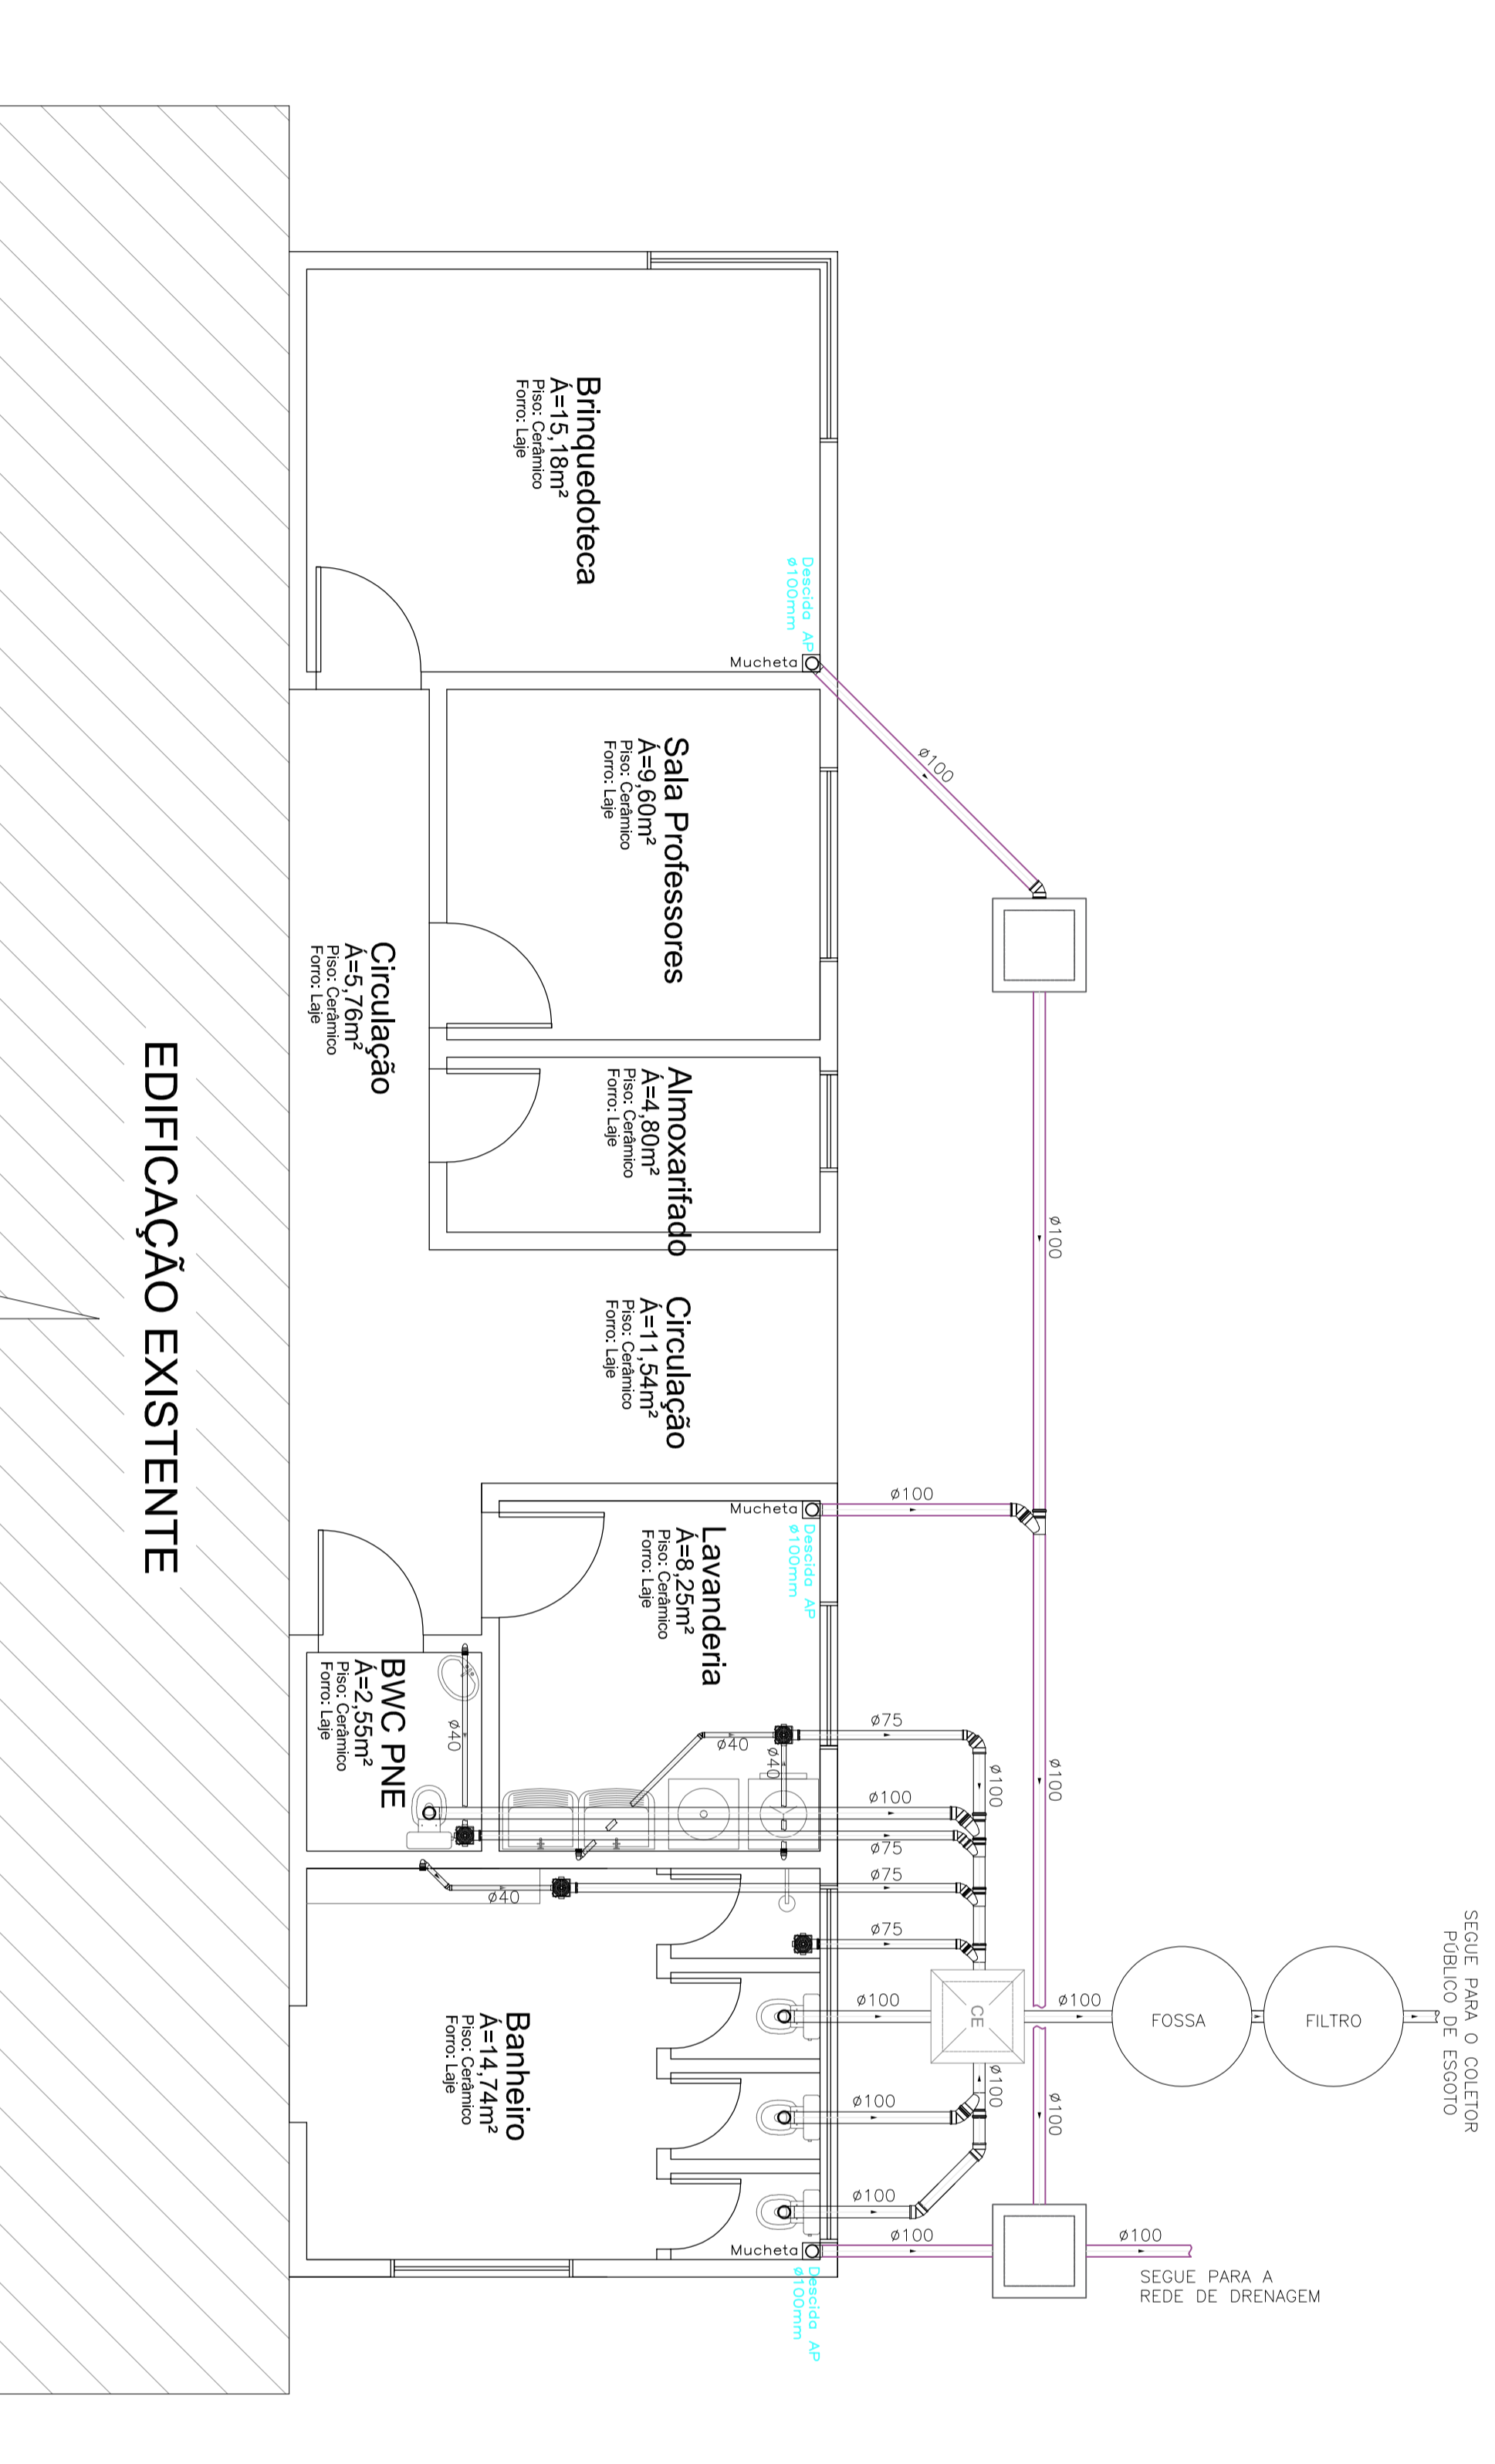


EDIFICAÇÃO EXISTENTE

PLANTA BAIXA - Instalações Hidráulicas

Escala: 1/50

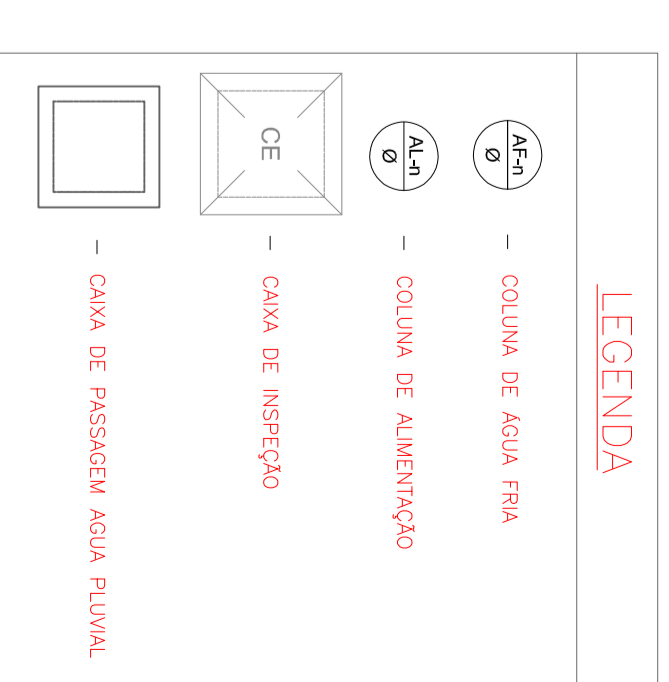

EDIFICAÇÃO EXISTENTE

PLANTA BAIXA - Instalações Sanitárias

Escala: 1/50

CARIMBOS E APROVAÇÕES:

| PROJETO - RESPONSÁVEL TÉCNICO: | EXECUÇÃO - RESPONSÁVEL TÉCNICO: | ASSINATURA - PROMETÁRIO (REPRESENTANTE) |
|--------------------------------|---------------------------------|---|
| | | |
| REVISÃO | DATA | ALTERAÇÕES |
| | | |

PROJETO HIDROSSANITÁRIO

PREFEITURA MUNICIPAL DE AGROLÂNDIA

RUA DOS PIONEIROS, Nº 109
CEP: 88420-000 - CENTRO
AGROLÂNDIA/SC
FONE/FAX: (47) 3534-4212

CEI CHAPEUZINHO VERMELHO

PROPRIETÁRIO: PREFEITURA MUNICIPAL DE AGROLÂNDIA

ENDEREÇO: RUA 31 DE OUTUBRO - BAIRRO SIEGEL - AGROLÂNDIA/SC

CONTEÚDO: CATELHADA

DESENHO: 297,75m²

ÁREA TOTAL: 81,55m²

INSTALAÇÕES HIDRÁULICAS: ESCALA: INDICADA

INSTALAÇÕES SANITÁRIAS: DATA: AGOSTO/2020

FOIHA: HD 01/02

TOPOS OS DIREITOS RESERVADOS. PROIBIDA A REPRODUÇÃO PARCIAL OU TOTAL. DESENHO VÁLIDO SOMENTE ASSINADO PELO RESPONSÁVEL DO PROJETO.